


INTERVENTO DI EFFICIENTAMENTO ENERGETICO LOCALI

CONNESSI ALL'ATTIVITA':

- Sostituzione dell'impianto di produzione acqua calda sanitaria e installazione di nuovi pannelli solari
- Realizzazione di nuovo impianto di climatizzazione invernale
- Interventi sull'involucro edilizio con la sostituzione degli infissi e l'inserimento di isolamento a soffitto
- Sostituzione e/o installazione di rubinetteria per l'uso sostenibile delle acque con prodotti che rispettano gli standard internazionali (vedi Tav.4 e Tav.4A)

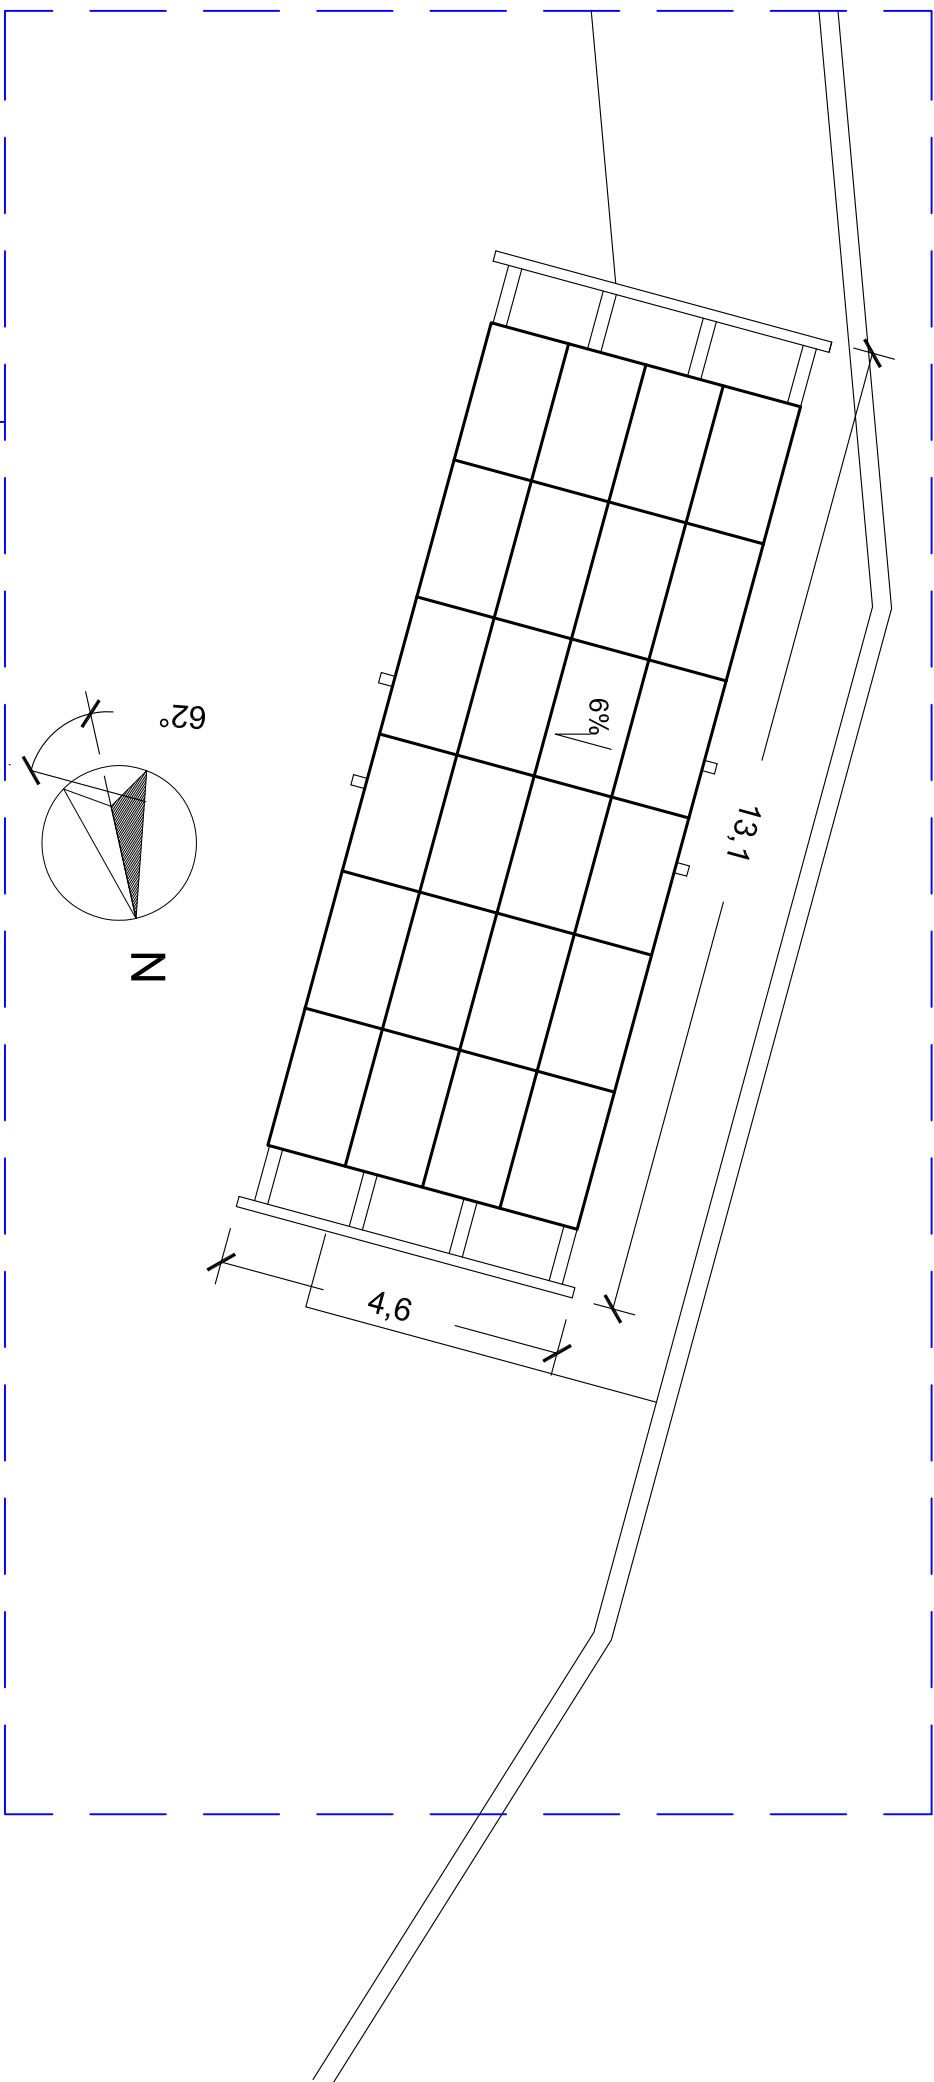

TETTOIA FOTOVOLTAICA:
realizzazione di una pensilina con struttura in acciaio e installazione di numero 24 moduli 420 Wp per un totale di 10.80 Kw (vedi Tav.6)

INTERVENTO DI MANUTENZIONE STRAORDINARIA

DELLA COPERTURA:

- Rimozione e sostituzione del pacchetto copertura
- Manutenzione degli elementi strutturali e dei collegamenti (vedi Tav.7)

COMUNE DI RAGUSA

PROGETTO ESECUTIVO

“Intervento per l'efficientamento e la rifunzionalizzazione del polisportivo Aldo Campo”- Importo complessivo € 960.000,00* CUP F29F22000010006
PNRR - M5C2-Inv.3.1 - CLUSTER 2.

*Dettante all'applicazione del prezzo unito approvato per i lavori pubblici dalla Regione Siciliana, approvato al sensi del comma 2 dell'art.26 del D.L. n.50 del 17/05/2022, adottato con Decreto dell'Assessorato per le Infrastrutture e per la Mobilità n.17/058, del 28/06/2022



TITOLO ELABORATO Data: 13.12.22 Scala 1:500


ARCHITETTONICO INTERVENTI

ELABORATI IN PROGETTO

Planimetria impianto sportivo 1:500

PROGETTISTA: Ing. Cristina Licitra

COMUNE DI RAGUSA
SETTORE IV
IL R.U.P.
Geom.Franco Civeilo

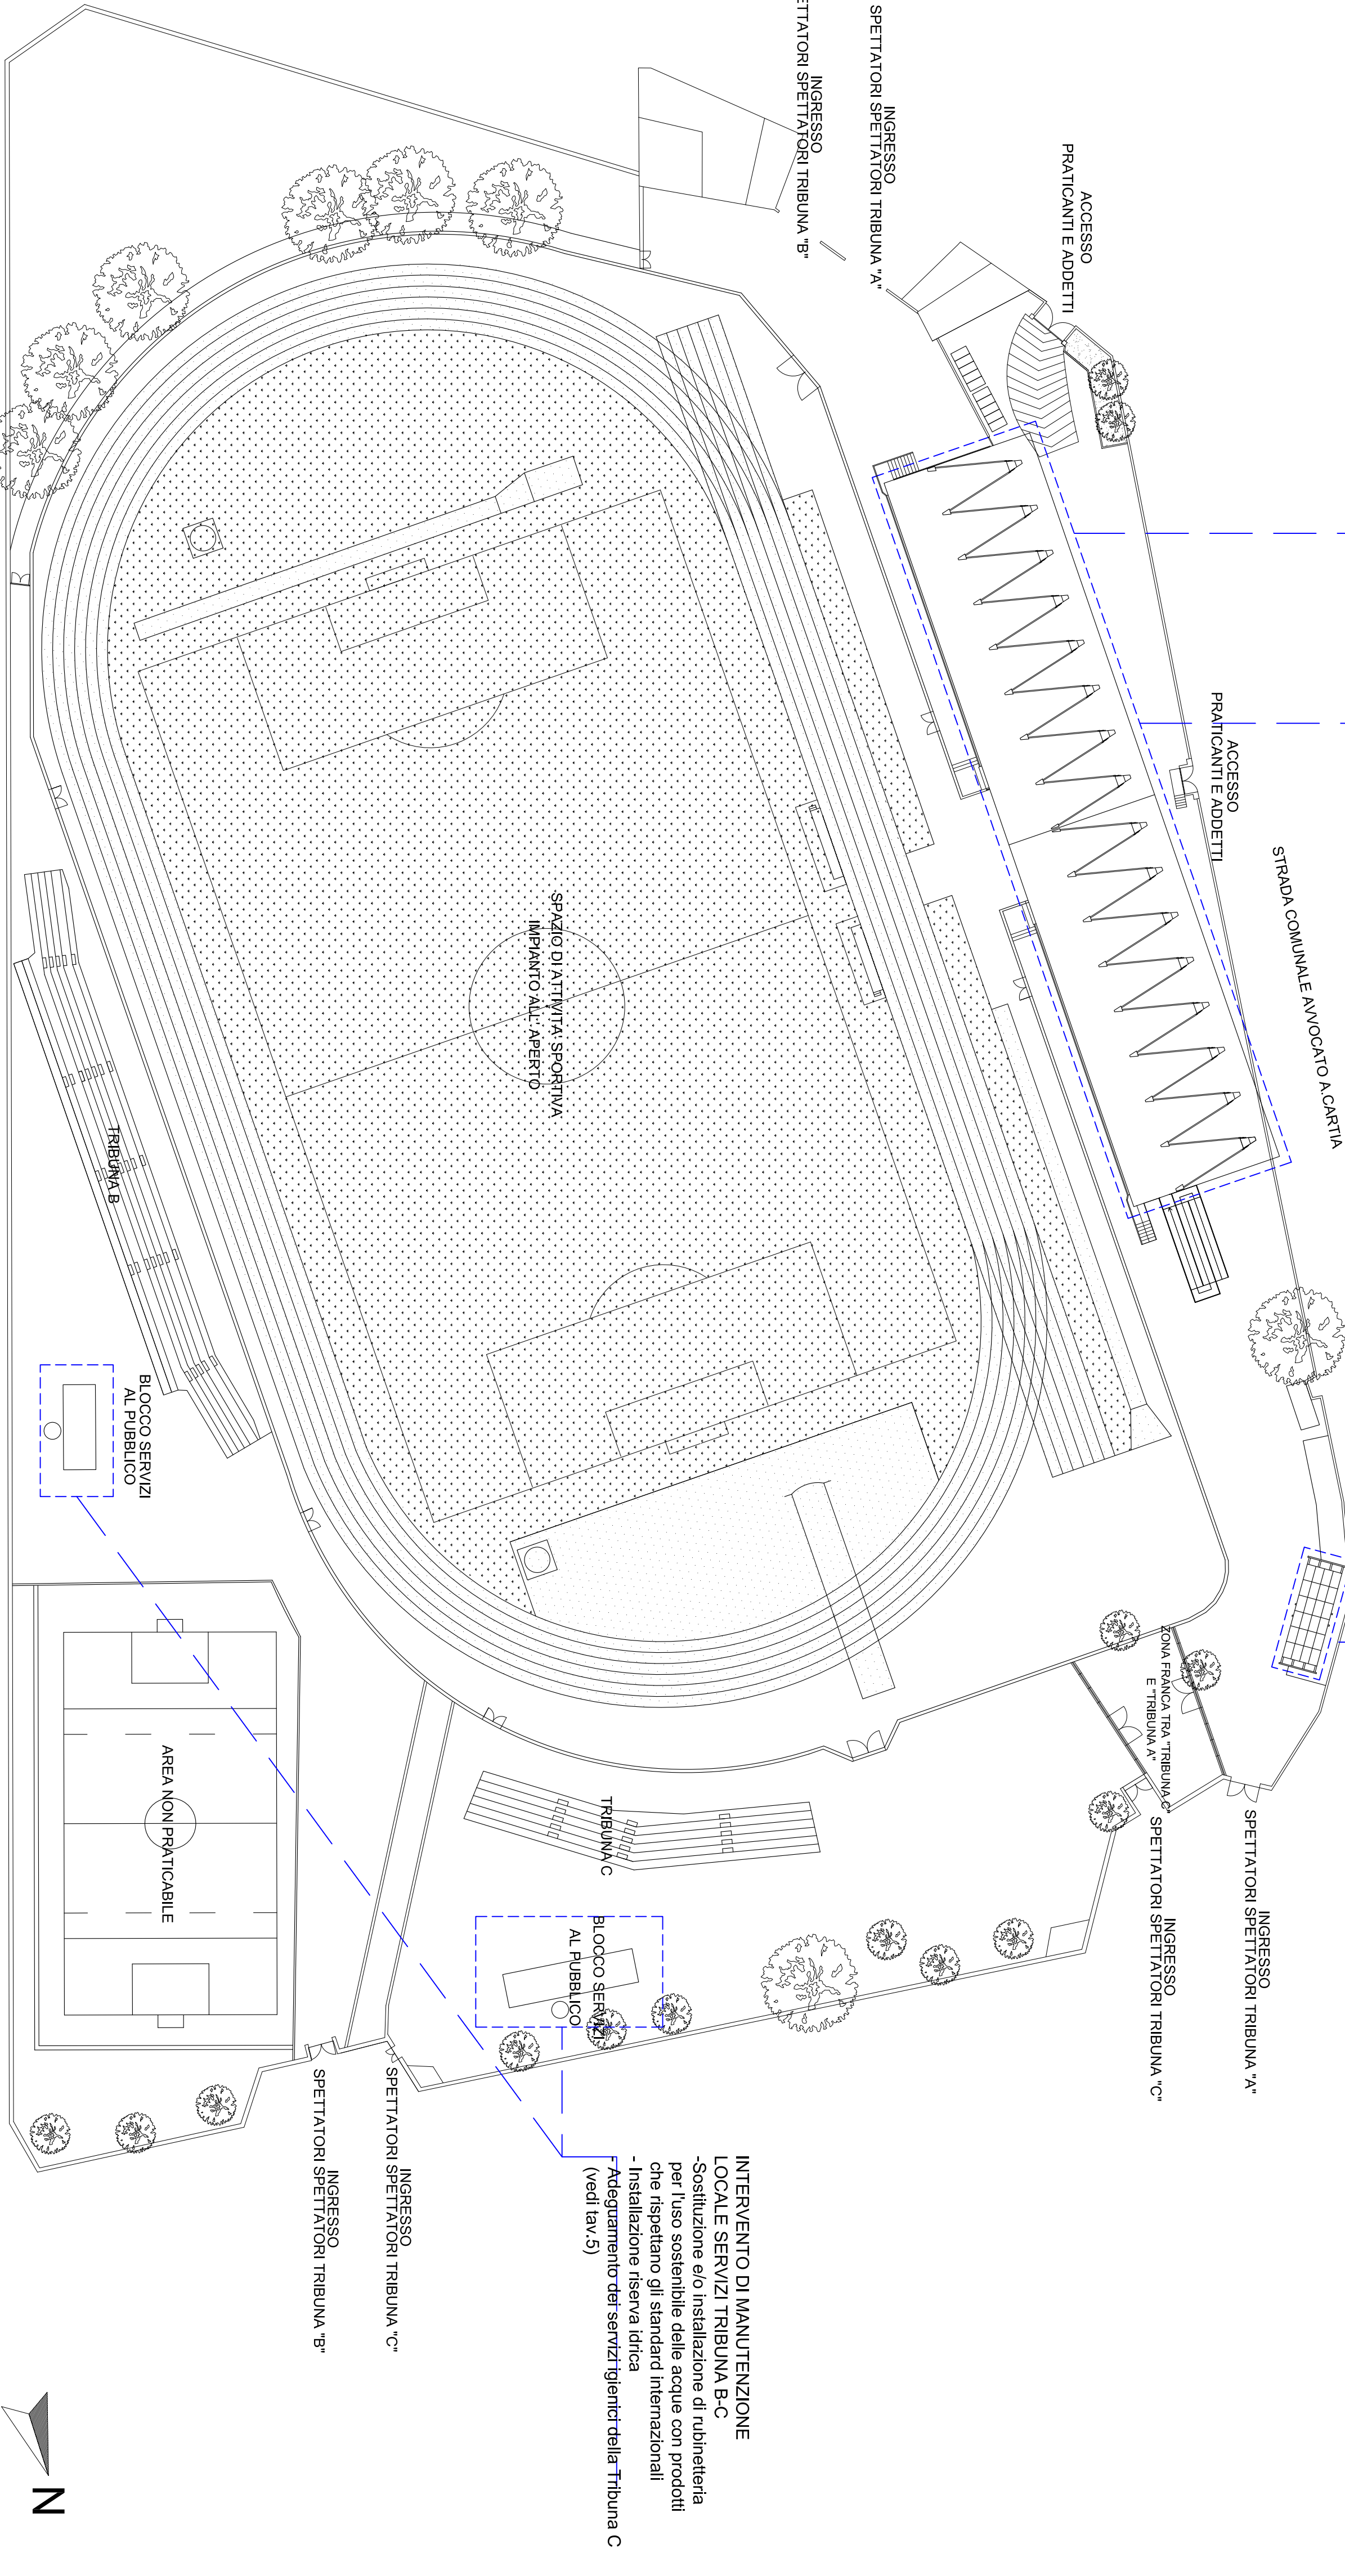

INTERVENTO DI MANUTENZIONE

LOCALE SERVIZI TRIBUNA B-C

- Sostituzione e/o installazione di rubinetteria per l'uso sostenibile delle acque con prodotti che rispettano gli standard internazionali
- Installazione riserva idrica
- Adeguamento dei servizi igienici della Tribuna C (vedi tav.5)

